



PŮDORYS

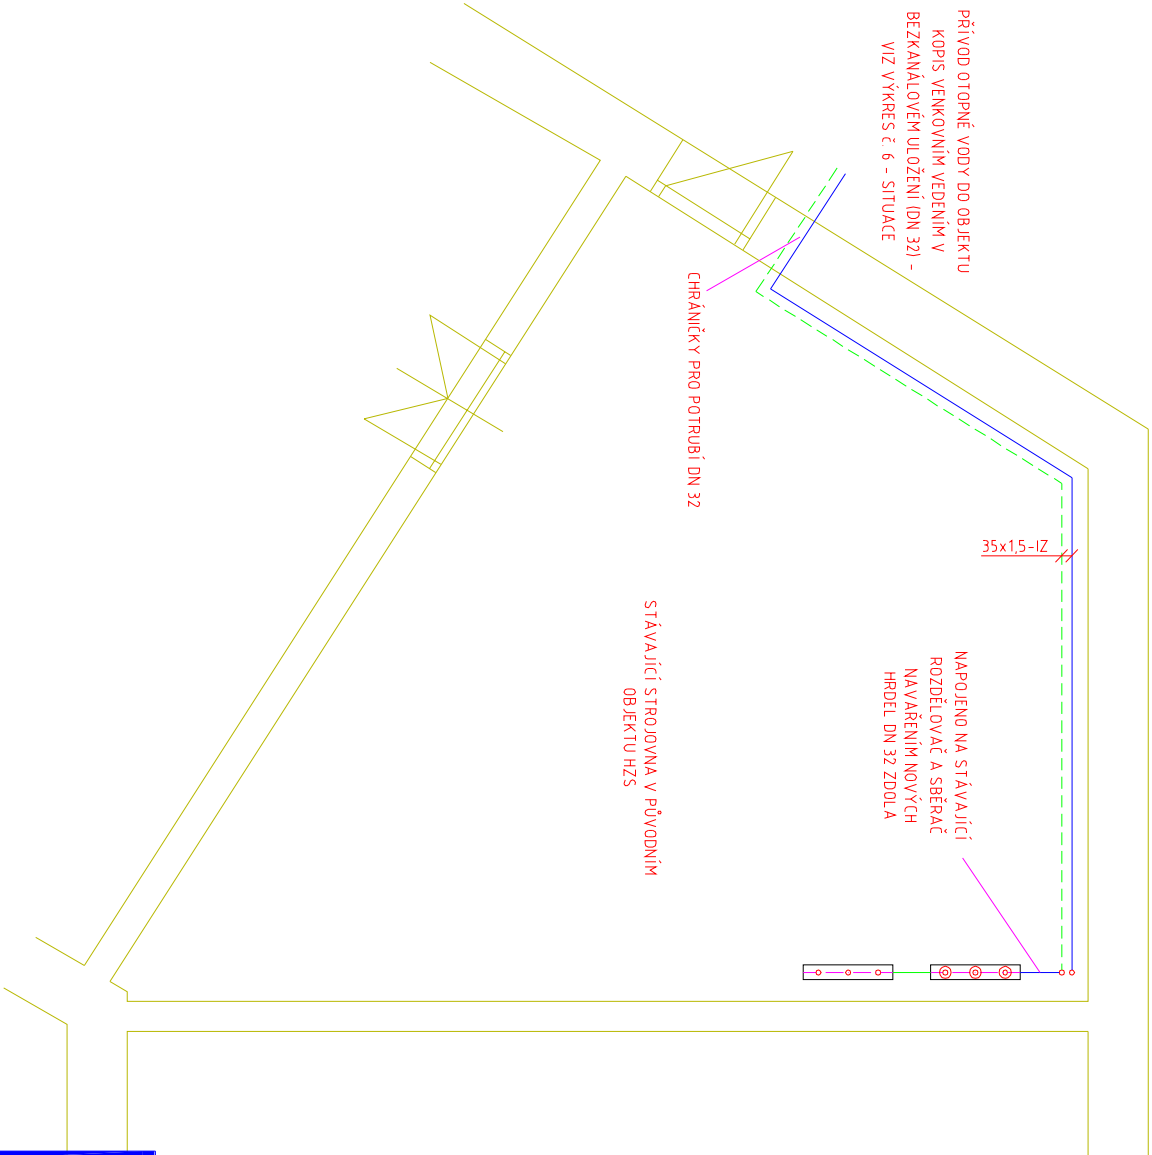

SCHEMA NAPOJENÍ NA STÁVAJÍCÍ R+S  
BEZ MĚŘÍTKA

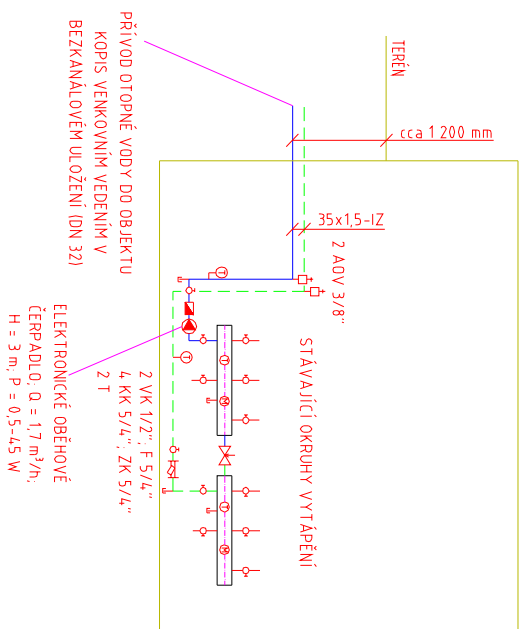

VED. PROJEKTANT		ZOUP. PROJEKTANT		PROJEKCE VYTÁPĚNÍ	
ING. FUKSA		ING. HOLUB		ING. ZDENĚK HOLUB Božkovská 19, 326 00 Plzeň tel. 603 433 657	
INVESTOR		HZS PK, KAPLÍŤOVÁ 9, 320 00 PLZEŇ			
STAVBA/OBJEKT		KŘ HZS Píseňského kraje VÝSTAVBA KOPIS			
OBSAH PŘÍLOHY		B.4. ZAŘÍZENÍ PRO VYTÁPĚNÍ STAVEB PŮDORYS STÁVAJÍCÍ STROJOVNY			
DATUM		02/2011		STAVEBNÍ PROJEKTY SPOL. S R.O.	
STUPEŇ		DPS		FHK	
MĚŘÍTKO 1 : 50, --		4			